


庙前镇污水处理厂规划平面布置图

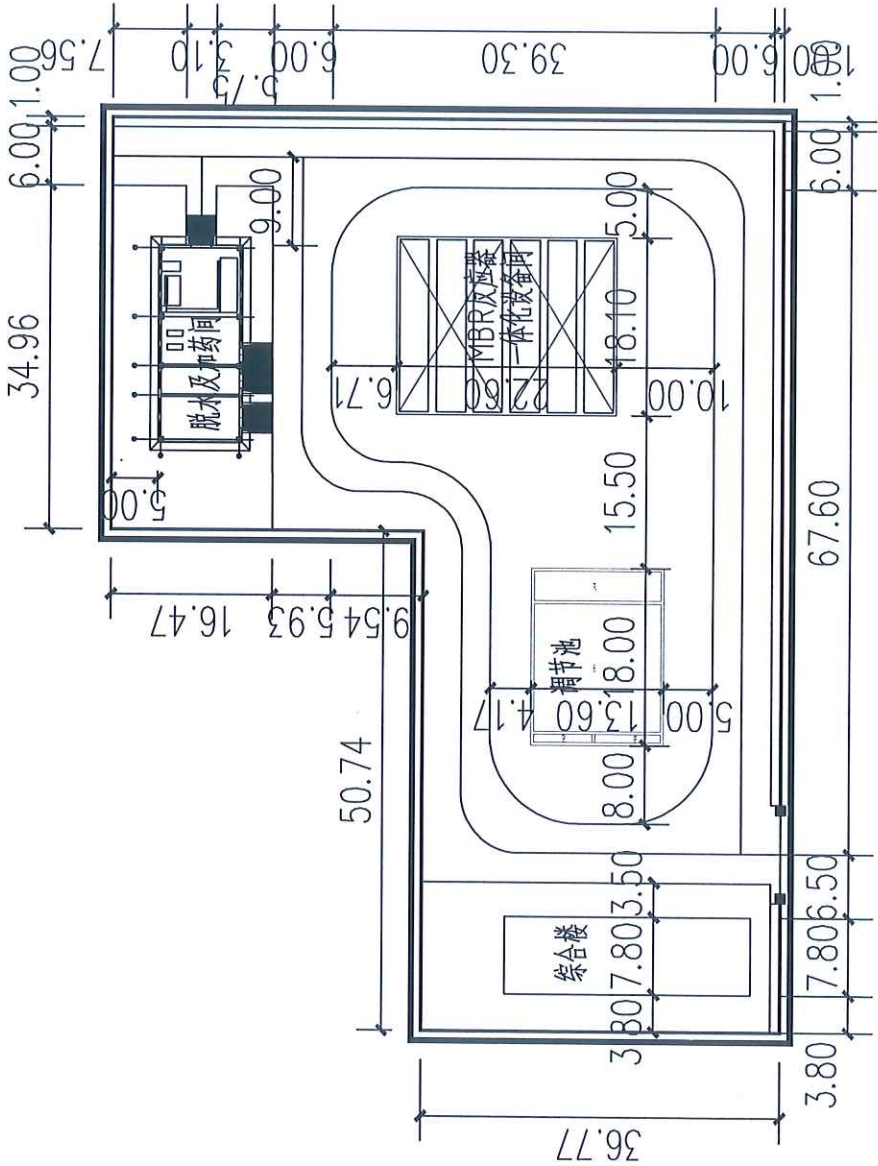

平面布置图

主要构筑物一览表

序号	名称	规格参数	单位	数量	备注
1	格栅渠	LXBXH=6.7m X 0.8m X3.8m	座	1	钢筋混凝土, 地下式
2	沉砂渠	LXBXH=6.0m X 0.8m X6.5m	座	1	钢筋混凝土, 地下式
3	调节池	LXBXH=13.0m X13.0m X6.5m	座	1	钢筋混凝土, 地下式
4	沉淀池	LXBXH=13.0m X3.0m X6.5m	座	1	钢筋混凝土, 地下式
5	一体化设备基础	LXBXH=22.6m X18.1m X3.8m	座	1	钢结构
6	脱水及加药间、在线监测间、配电间	LXBXH=19.5m X8.0m X4.9m	座	1	框架结构
7	综合楼	LXBXH=25.2m X7.8m X3.8m	座	1	框架结构



项目负责人 专业负责人 审定 审核 校核 设计 制图 建设单位					总平面布置图			阶段	工号
								专业	比例
								图号	日期
工程名称					子项名称				